


# PŮDORYS DOMKU

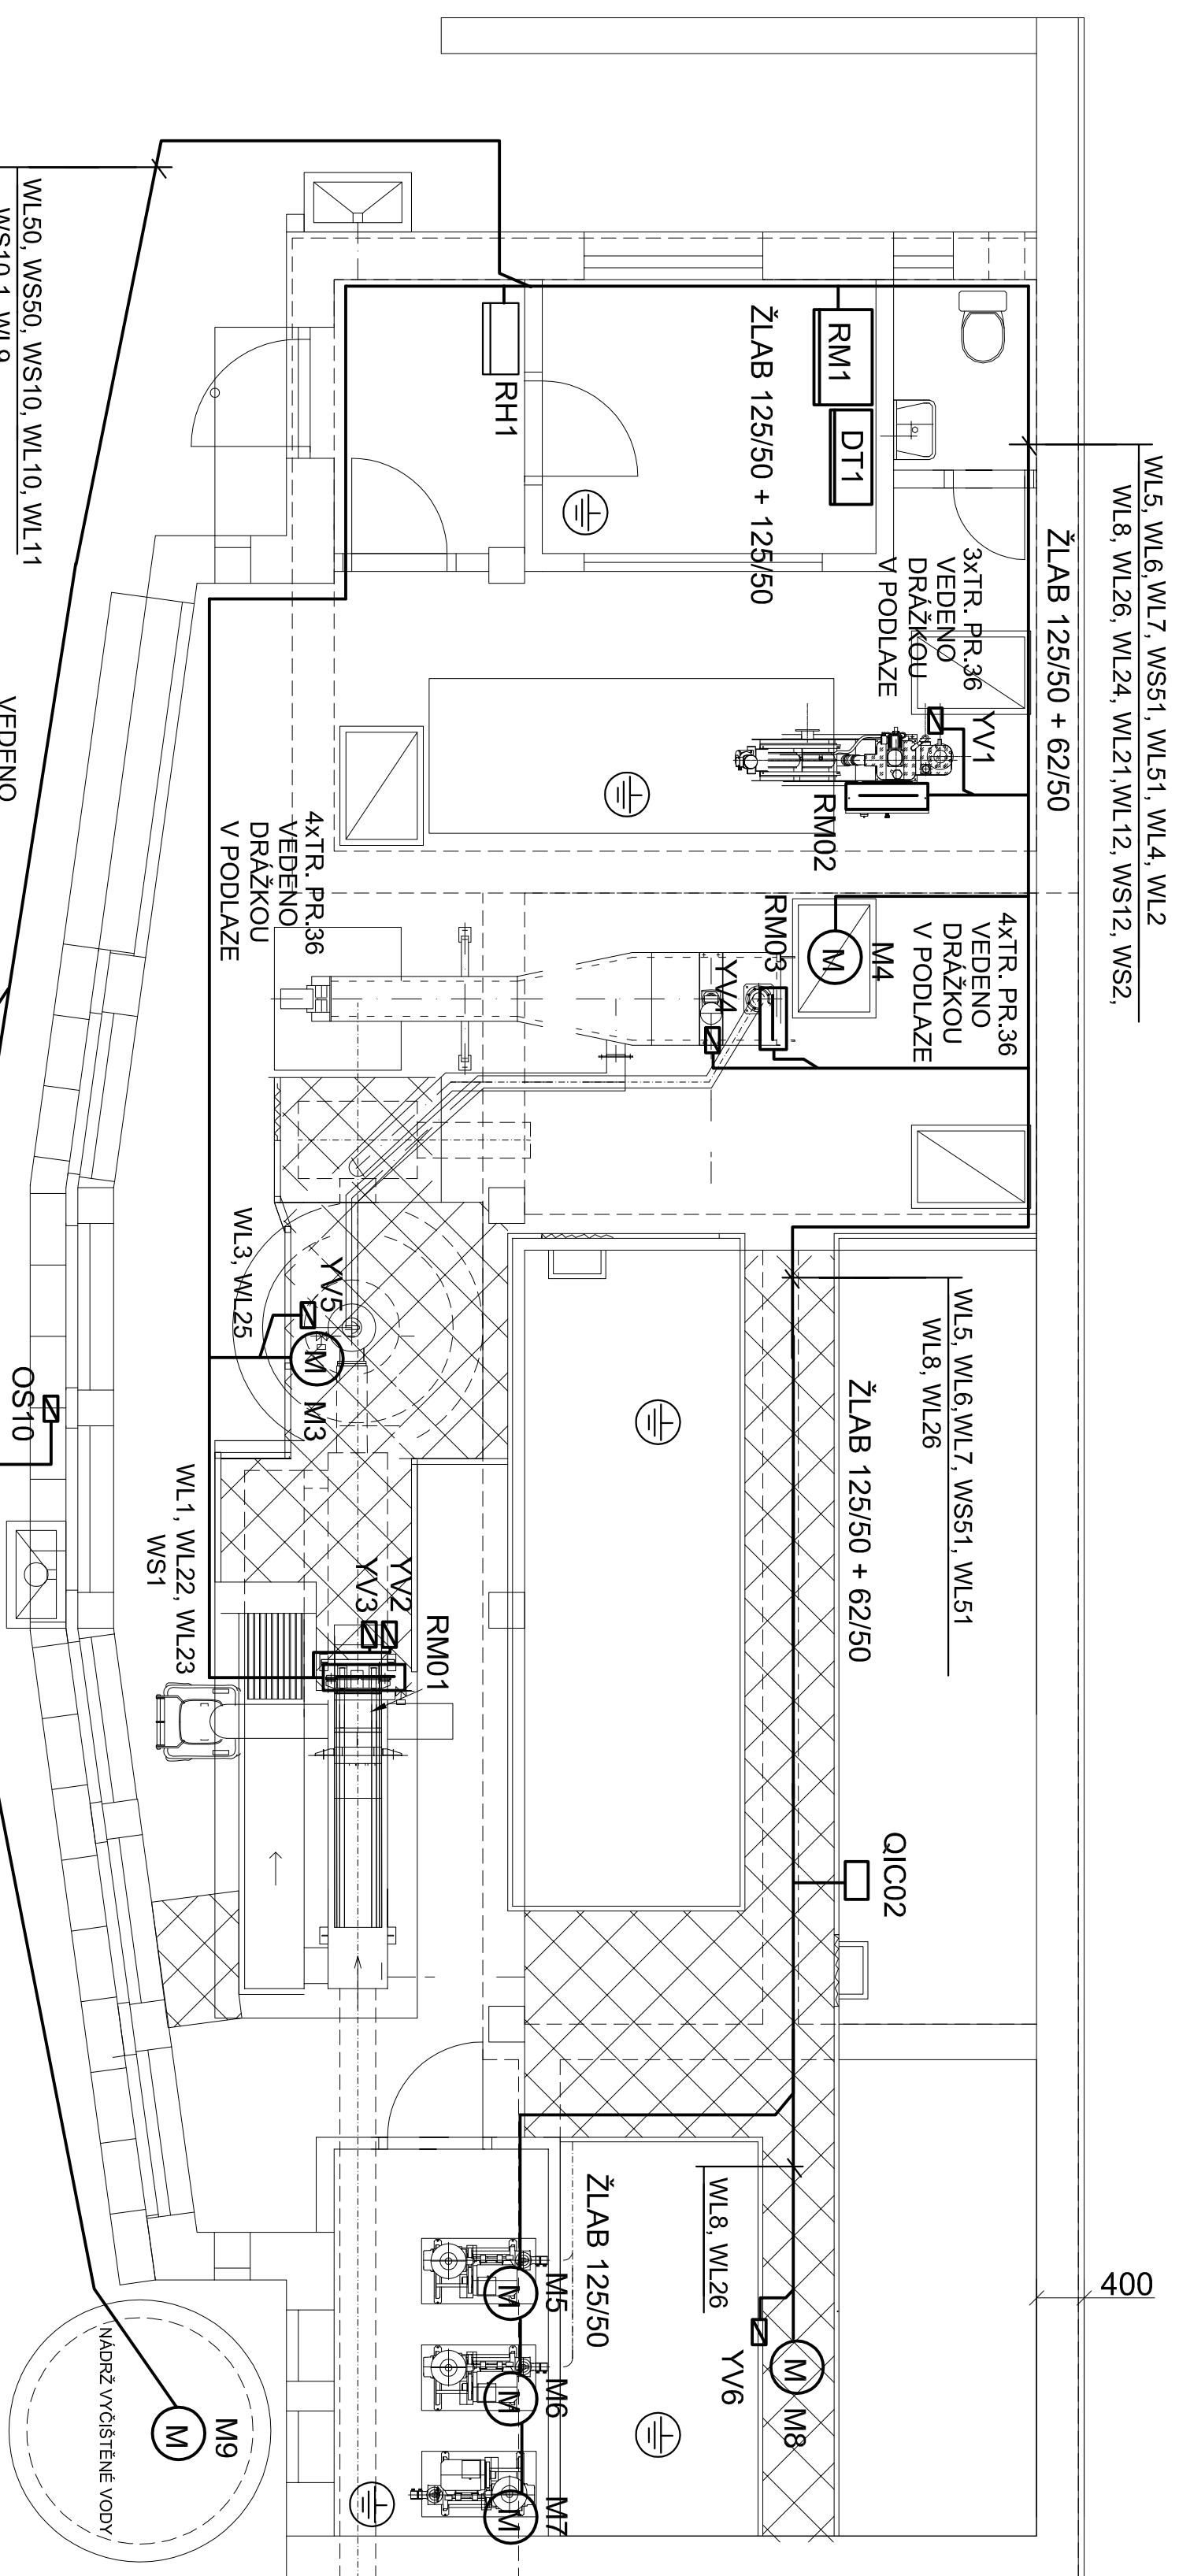

WL5, WL6, WL7, WS51, WL51, WL4, WL2  
WL8, WL26, WL24, WL21, WL12, WS12, WS2,  
ŽLAB 125/50 + 62/50

VEĐENO  
VE VÝKOPU  
PARSCHALLŮV  
ŽLAB

WL5, WL6, WL7, WS51, WL51  
WL8, WL26  
ŽLAB 125/50 + 62/50

QIC02

400

ŽLAB 125/50

WL8, WL26

YV6

M8

M5

M6

M7

MZ

WL3, WL25

YV5

M3

WL1, WL22, WL23

WS1

YV2

XV3

RM01

M9

NÁDRŽ VYČIŠTĚNÉ VODY

M10

M11

SL1, SL2, SL3

MXSL

FEKALNÍ JIMKA

OS10

<b>ETA TA PROJEKTY S.R.O.</b> Projektová a inženýrská činnost			
Lébkovna 1521, 149 00 Praha 4, tel: 272 919 639, fax: 272 941 374, mobil: 724 343 986, 602 590 713, <a href="http://www.projekty-eta.cz">http://www.projekty-eta.cz</a> , e-mail: <a href="mailto:projekty@etalprojekty.cz">projekty@etalprojekty.cz</a>			
Investor: <b>OBEC TRĚBSKO, TRĚBSKO č.p. 4, 262 42 ROŽMÝTÁL P. T.</b>			
OBJEM:	Titulsko	Okres:	Středobiskový
Vypracoval:	Josef Páček	Projektant:	Josef Páček
Kontroloval:	Ing. Ivan Fiala	Hlavní projektant:	Ing. Ivan Fiala
Investor: <b>SPLAŠKOVÁ KANALIZACE A ČOV TRĚBSKO</b>			
DPS 01.1 ELEKTROČÁST, MOTOROVÉ ROZVODY ČOV, DPS 01.2 MĚŘENÍ A REGULACE ČOV			
DISPOZICE			
Formát: A4		Stupeň: DPS	
Číslo zakázky: 318-97		Datum: 12.2018	
Měřítko: 1:50		Formát: A4	
Číslo paré		Číslo přílohy	
<b>D2.2-6</b>			